

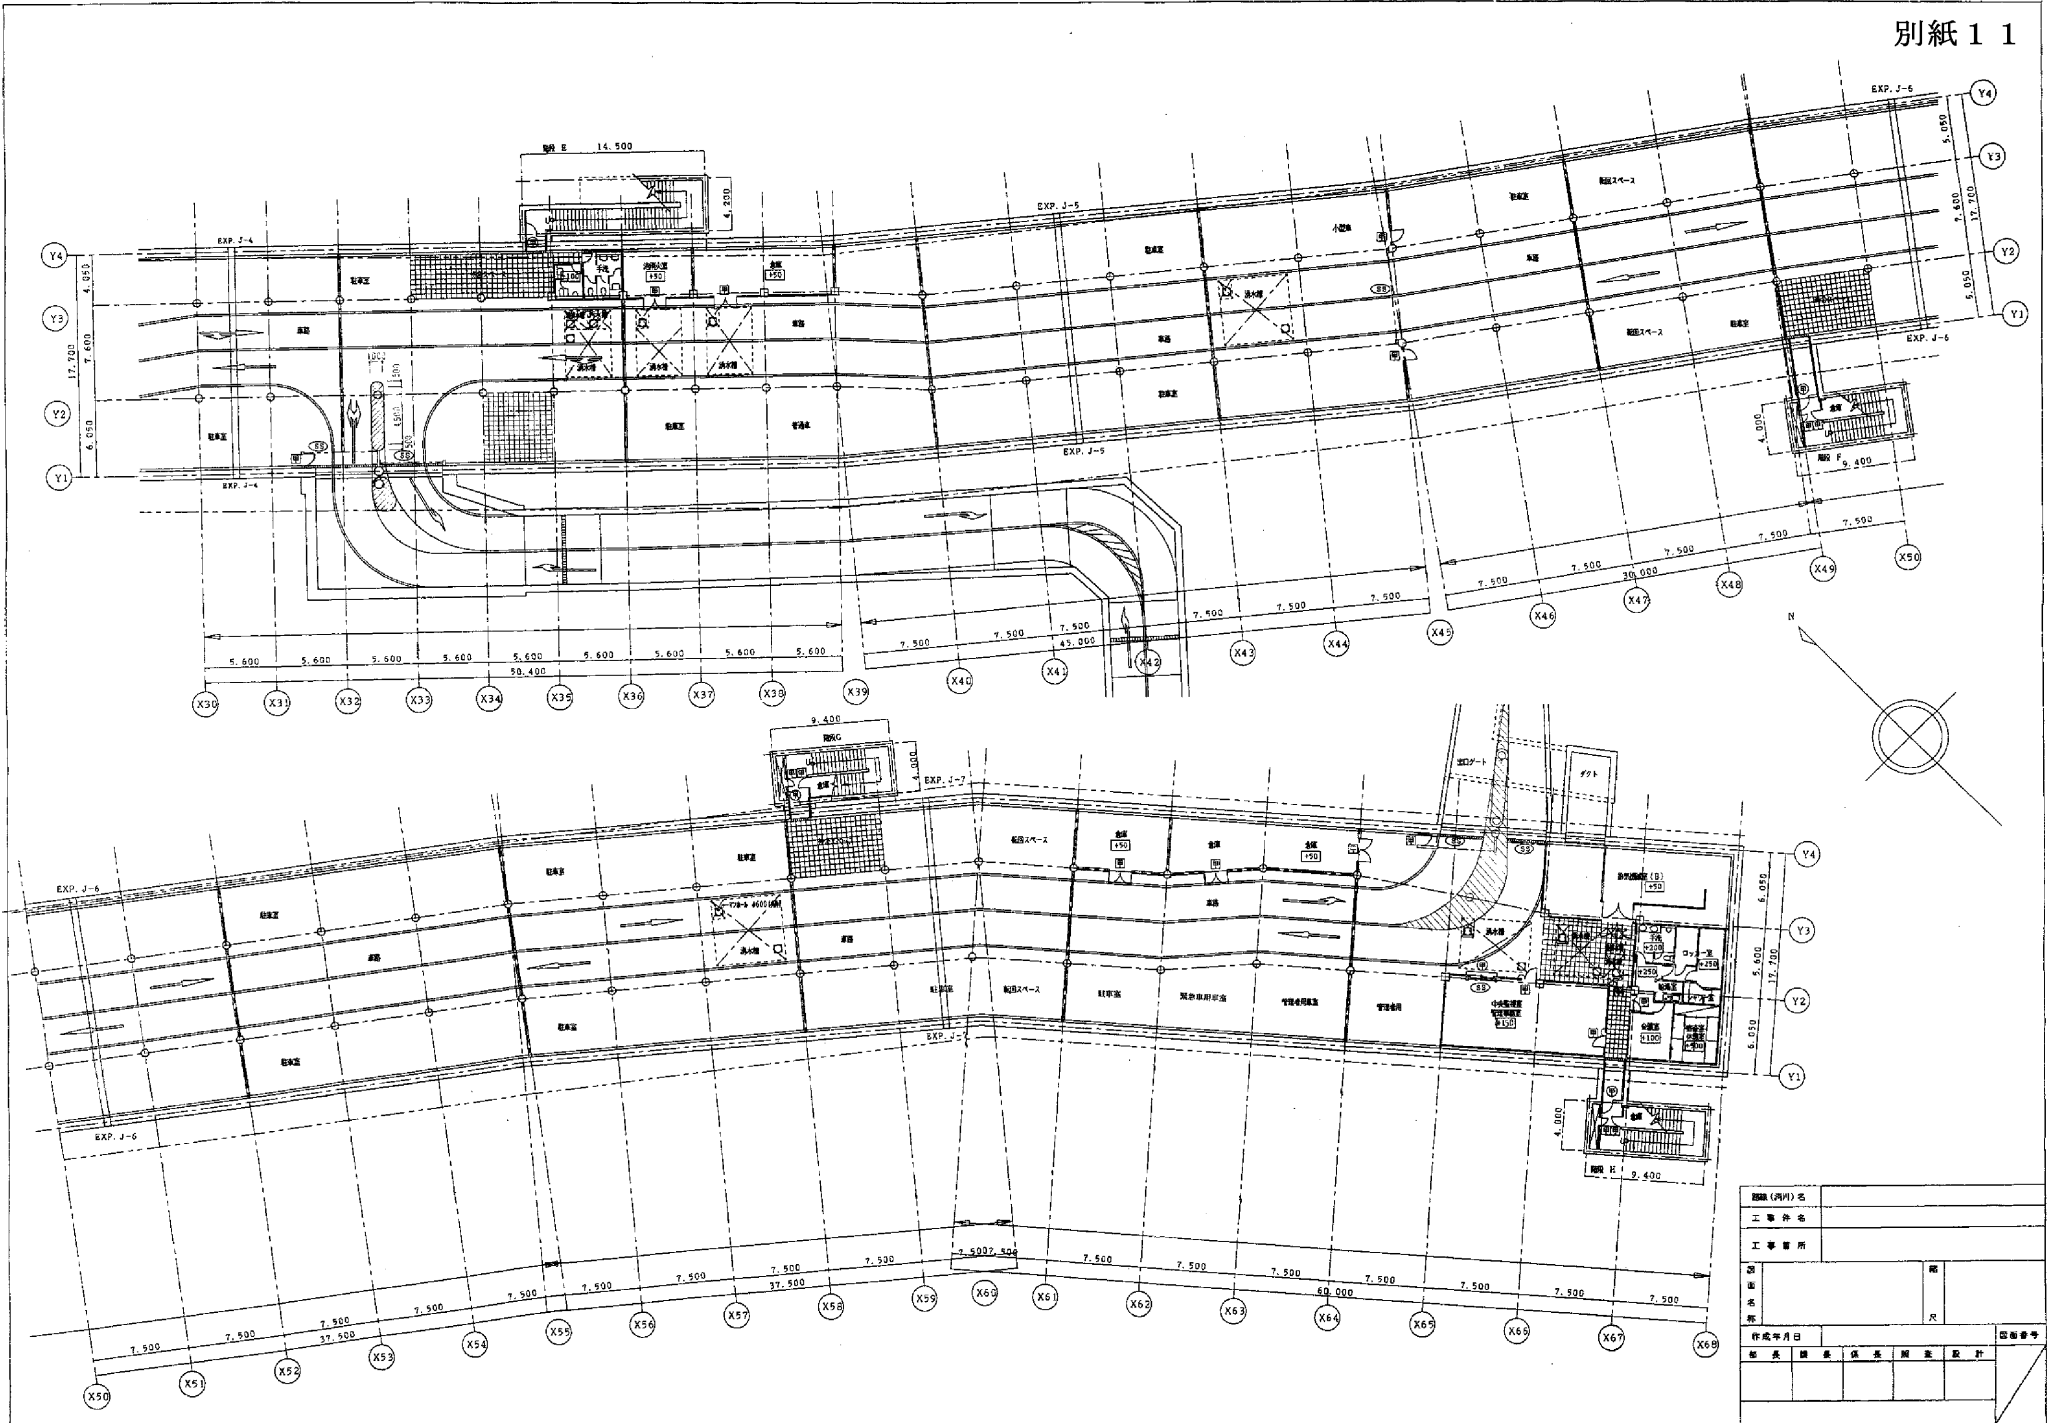


図名 (用印) 表	
工事 名称	
工事 種別	
図 名	
作成年月日	図 番 号
部長	課長
係長	技師
設計	

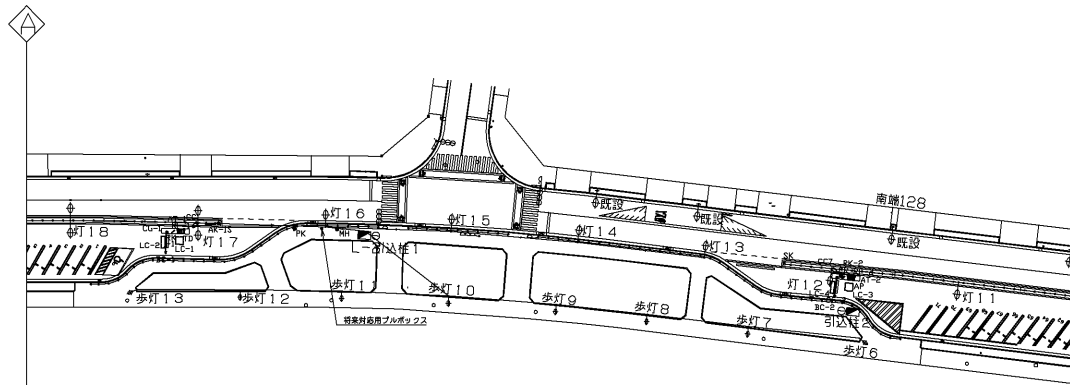


図名(内)名		
工事名称		
工事箇所		
図面	階	
縮尺	尺	
作成年月日		
製	図	監
製	図	監
製	図	監
製	図	監
製	図	監

改修図

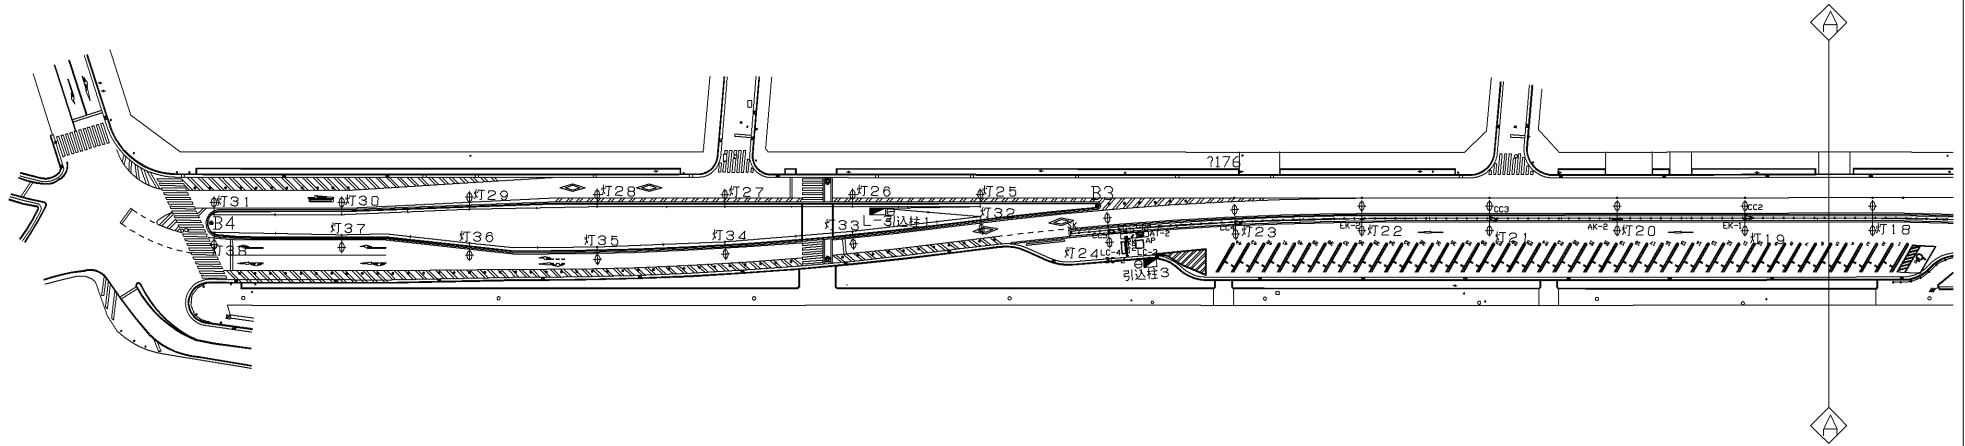

凡例	記号名称
TD	駐車券発行機
AP	全自動料金精算機
CG	カーゲート
BC	バーキャッチャー
LC	ルーフコイル
RF	保線ラット
AT	オートメン
MH	満空表示灯
SK	車庫灯
AK	案内看板
PK	戸看板
RK	利用案内看板
EK	出口誘導看板
RPS	ロードアップサイン
CC	ITVカメラ
CR	レコーダー



SCALE	1/1000	駐車場平面図
DESIGNED	HE-2-(P2)-A1-1	<第2駐車場>
CHECKED		
APPROVED		
SHEET	HE-2-(P2)-A1-1	
DESIGNED FOR	徳なびき駐車場	

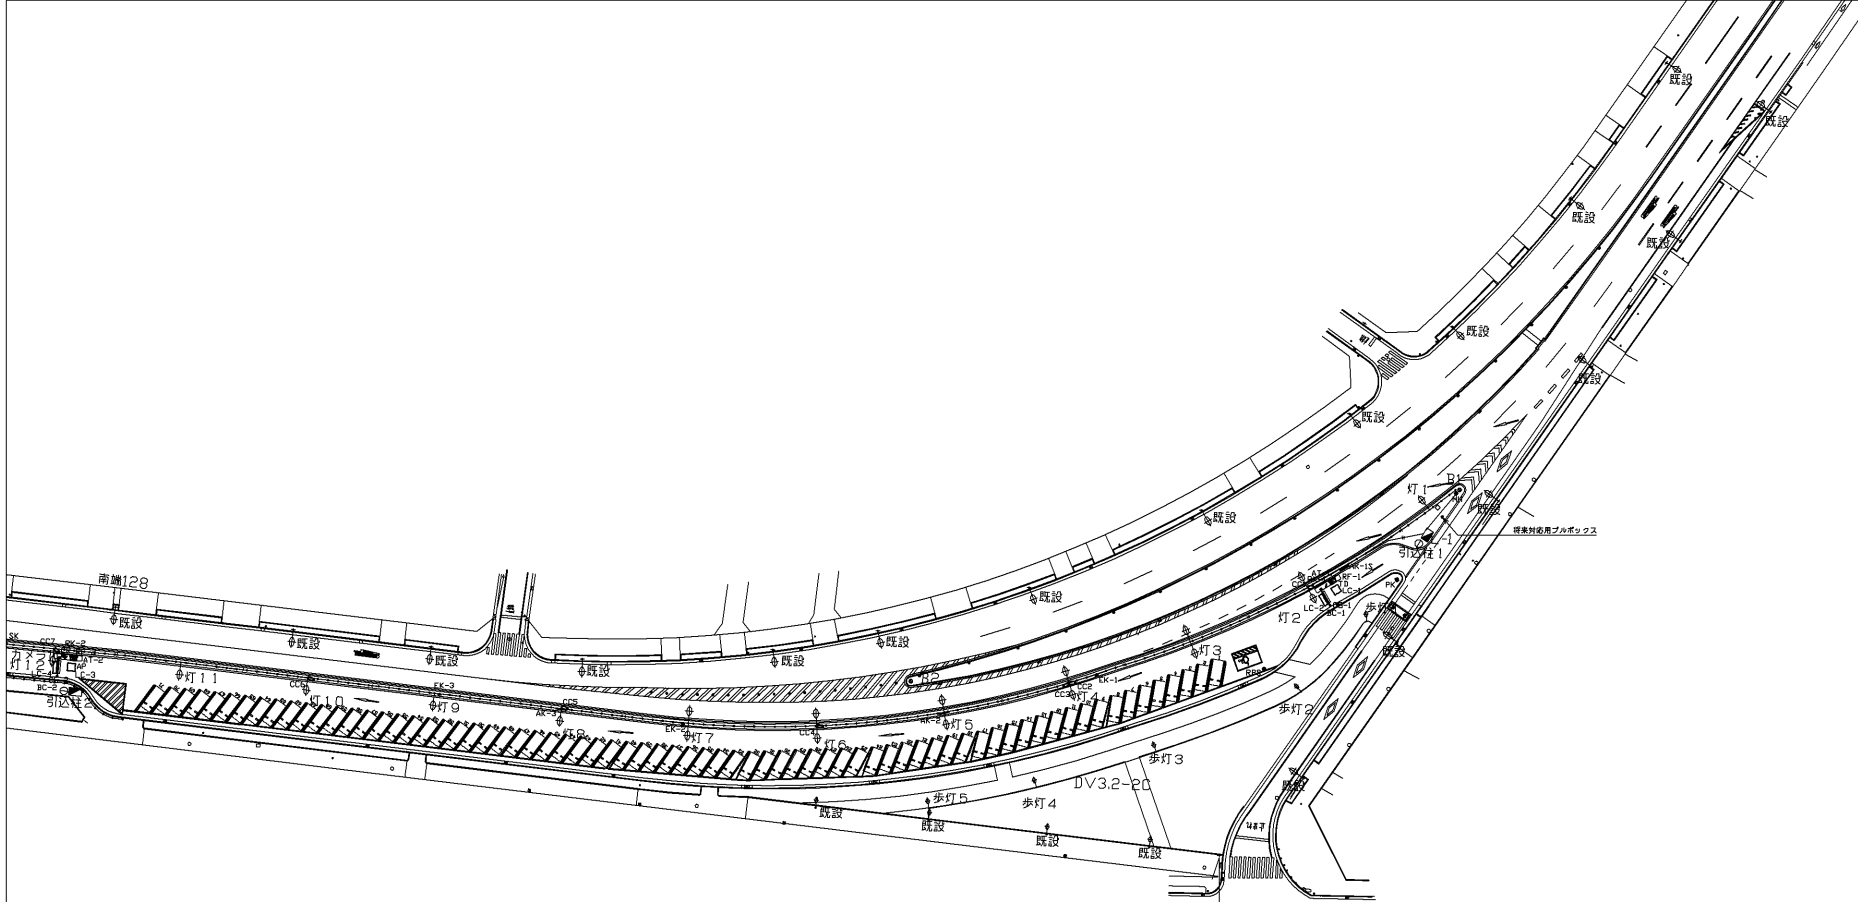

自動点滅器100V3A撤去
100V6Aに取替

凡例	記号名称
TD	駐車券受付機
AP	全自動料金精算機
CG	カーゲート
BC	バーキャッチャー
LC	ルーフコイル
RF	防落ネット
AI	オートメン
MH	満空表示灯
SK	車庫灯
AK	案内看板
PK	下看板
RK	利用案内看板
EK	出口誘導看板
RPS	ロードボップサイン
CC	ITVカメラ
CR	レコーダー

SCALE	1/1000	駐車場平面図
DATE	07/01/29	<第1駐車場>
SHEET	HE-1-(PD)-AI-1	
DESIGNED FOR	HE-1-(PD)-AI-1	施工管理

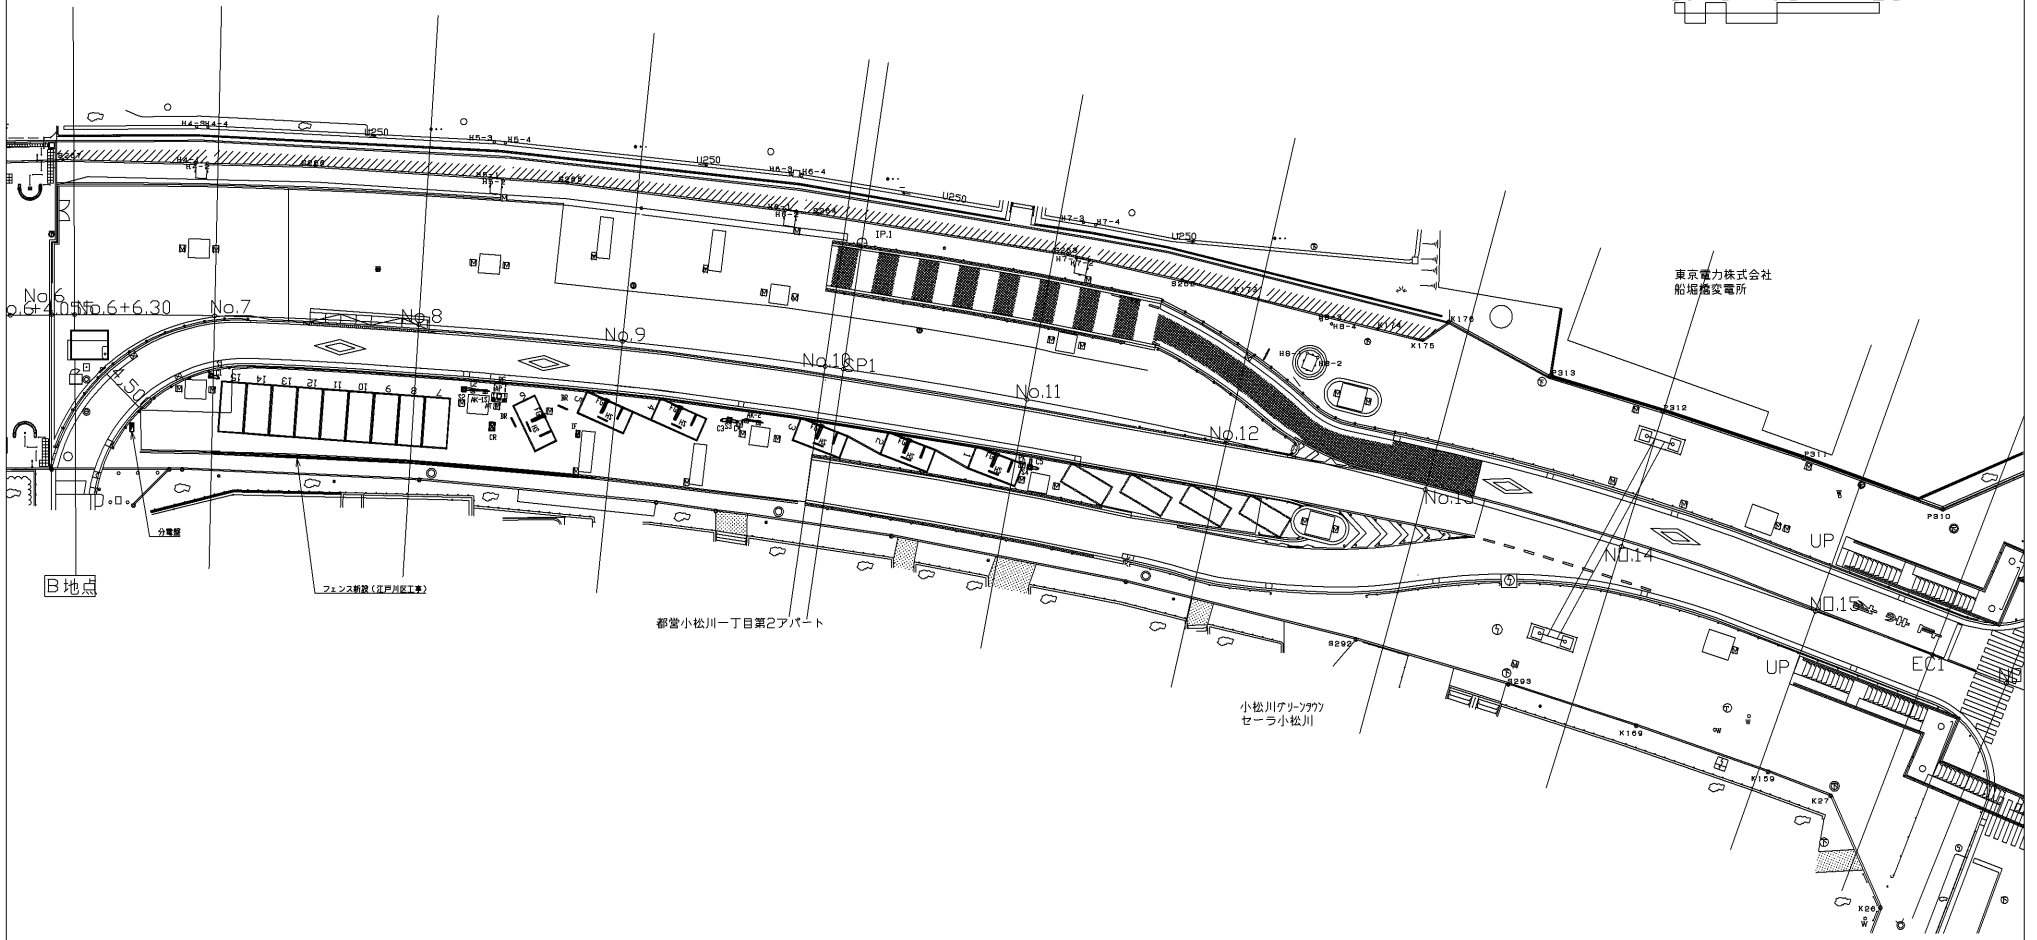 

旧地点

フェンス設置(江戸川区工事)

都営小松川一丁目第2アパート

小松川アリーナ77
セーラ小松川

東京電力株式会社
船場橋変電所

凡例	機器名
AP	フラップ式集中検査機
RF	設置ポスト
HS	検査センサー
FG	フラップ板
IF	中継機
CR	レコーダ
C	TVカメラ
AT	オートフォン
AK	案内看板
PK	P看板
S	照明灯
BR	バリカー

* 近隣からのご要望により、現在は本図のレイアウトになっています。

MATERIAL		FINISH		SCALE	駐車場平面図
DESIGNED	CHECKED	DESIGNED	CHECKED	1/500	
DESIGNED	CHECKED	DESIGNED	CHECKED	REVISED	HE-107090D-A1-250
APPROVED	APPROVED	APPROVED	APPROVED	DATE	
DATE	E/C	CONTENTS	E/C	NO.	DESIGNED FOR
SYN	DATE	E/C	CONTENTS	E/C	NO.
SYN	DATE	E/C	CONTENTS	E/C	NO.